




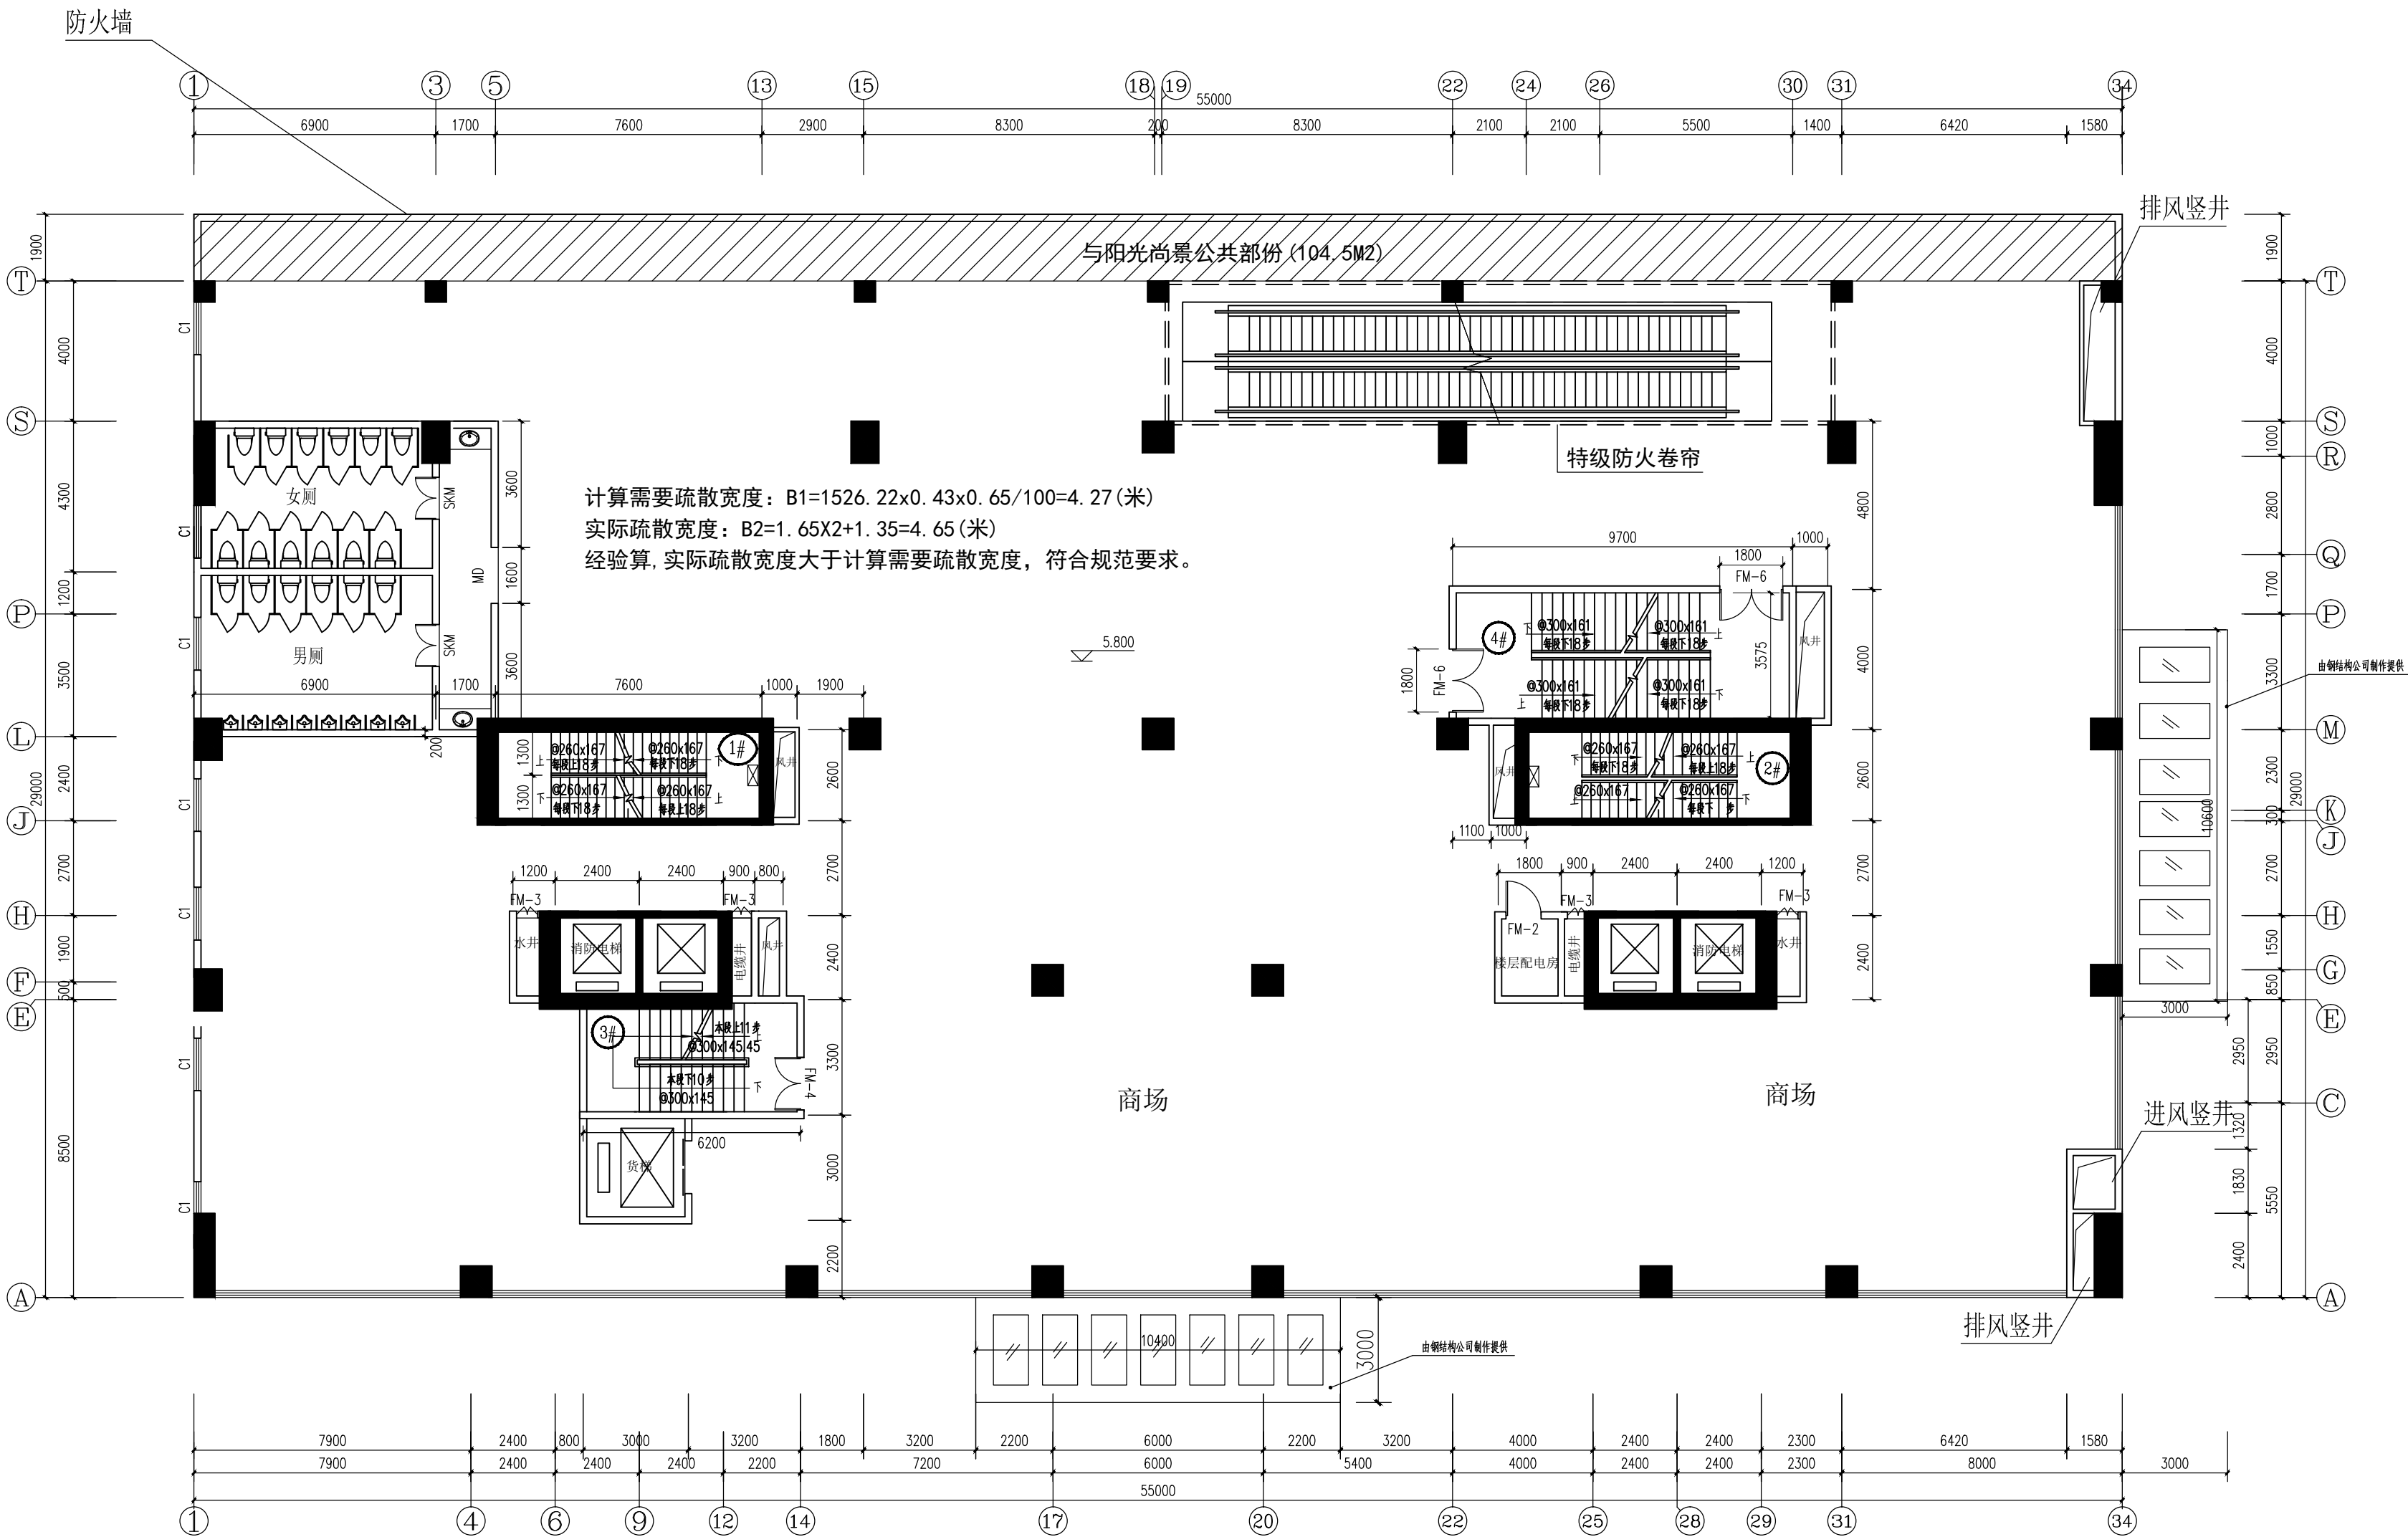

商场二层平面图 1: 100

注：本层防火面积为1699.50m<sup>2</sup>，设一防火分区（设置自喷设施满足规范要求）。

|                      |       |       |
|----------------------|-------|-------|
| 注册师签章                |       |       |
| 出图专用章                |       |       |
| 版本                   | 修改内容  | 日期    |
| 1                    |       |       |
| 2                    |       |       |
| 3                    |       |       |
| 4                    |       |       |
| 修改记录                 |       |       |
| 项目负责人                |       |       |
| 建设单位                 |       |       |
| 工程名称                 |       |       |
| 图纸名称                 |       |       |
| 业务编号                 | 比例    | 1:100 |
| 专业                   | 建筑    | 设计阶段  |
| 图号                   | JS-05 | 出图日期  |
| 审定                   |       |       |
| 审核                   |       |       |
| 专业负责人                |       |       |
| 校对                   |       |       |
| 设计                   |       |       |
| 制图                   |       |       |
| 会签栏                  |       |       |
| 专业                   | 签字    | 日期    |
| 建筑                   |       |       |
| 结构                   |       |       |
| 给排水                  |       |       |
| 电气                   |       |       |
| 通风                   |       |       |
| 防火                   |       |       |
| 版权所有，不得复制。           |       |       |
| ALL RIGHTS RESERVED. |       |       |

|                                    |                |               |     |
|------------------------------------|----------------|---------------|-----|
| 项目负责人<br>PROJECT CHIEF             |                |               |     |
| 建设单位<br>CLIENT                     | 雷州市隆运房地产开发有限公司 |               |     |
| 工程名称<br>PROJECT NAME               | 隆新广场           |               |     |
| 图纸名称<br>DRAWING TITLE              | 商场三层平面图        |               |     |
| 业务编号<br>JOB NO.                    | 比 例<br>SCALE   | 1:100         |     |
| 专业<br>DISCIPLINE                   | 建 筑            | 设计阶段<br>STAGE | 施工图 |
| 图 号<br>DRAWING NO.                 | JS-06          | 出图日期<br>DATE  |     |
|                                    |                | 2020.07       |     |
| 审 定<br>APPROVED                    |                |               |     |
| 审 核<br>CHECKED                     |                |               |     |
| 专业负责人<br>PERSON CHIEF              |                |               |     |
| 校 对<br>CORRECTED                   |                |               |     |
| 设 计<br>DESIGNED                    |                |               |     |
| 制 图<br>DRAWN                       |                |               |     |
| 会 签 栏                              |                |               |     |
| 专 业                                | 签 字            | 日 期           |     |
| 建 筑                                |                |               |     |
| 结 构                                |                |               |     |
| 给 排 水                              |                |               |     |
| 电 气                                |                |               |     |
| 通 风                                |                |               |     |
| 防 化                                |                |               |     |
| 版权所有，不得复制。<br>ALL RIGHTS RESERVED. |                |               |     |